

STUDIO ING. ROBERTO BAMBINI
 Via Barchetta, 6 - 41011 Campogalliano (MO) ITALY - 052 335 30826
 roberto.bambini@studiobambini.it



Timbro e Firma

Tavola
 Numero
9

Scala
1:500

COMUNE DI CAMPOGALLIANO

PROPOSTA ACCORDO OPERATIVO
 ai sensi dell'art.4 e dell'art.38 della L.R. 24/2017 - Ambito 40.30
 AMPLIAMENTO AL FABBRICATO INDUSTRIALE ESISTENTE
 POSTO IN VIALE ITALIA

Soggetto Attuatore
MODENA TERMINAL srl
 Viale delle Nazioni 14 - 41011 campogalliano
 P.Iva 00993810365

Proprietà
 TORRICELLI PAOLA E TORRICELLI LUISA


Oggetto
SCHEMA DI PROGETTO
 SCHEMA RIFACIMENTO RAMO ACQUEDOTTO
 RISERVA IDRICA ANTINCENDIO

Rev.	Data	Aggiornamenti
1	18.12.2021	prima stesura
2	9.12.2021	
3		
4		
5		

	LIMITE AREA DI ACCORDO OPERATIVO	AMBITO 40.30	MQ. 13.218
	LIMITE AREA DI INTERVENTO (S.T.)		MQ. 8.134
	AREA AD INTERVENTO DIRETTO (CONSOLIDATO NON OGGETTO DI ACCORDO OPERATIVO)	AMBITO 41.31	
	EDIFICI ESISTENTI		
	NUOVA COSTRUZIONE		MQ. 3.182

STATO DI PROGETTO LINEA ACQUEDOTTO

	condotta acquedotto esistente in Cemento Amianto
	nuova condotta acquedotto in PE 125 sostituzione Cemento Amianto
	Linea alimentazione riserva idrica antincendio
	POZZETTO per contatori
	VALVOLA SARACINESCA
	VALVOLA DI PRESA
	RISERVA IDRICA ANTINCENDIO

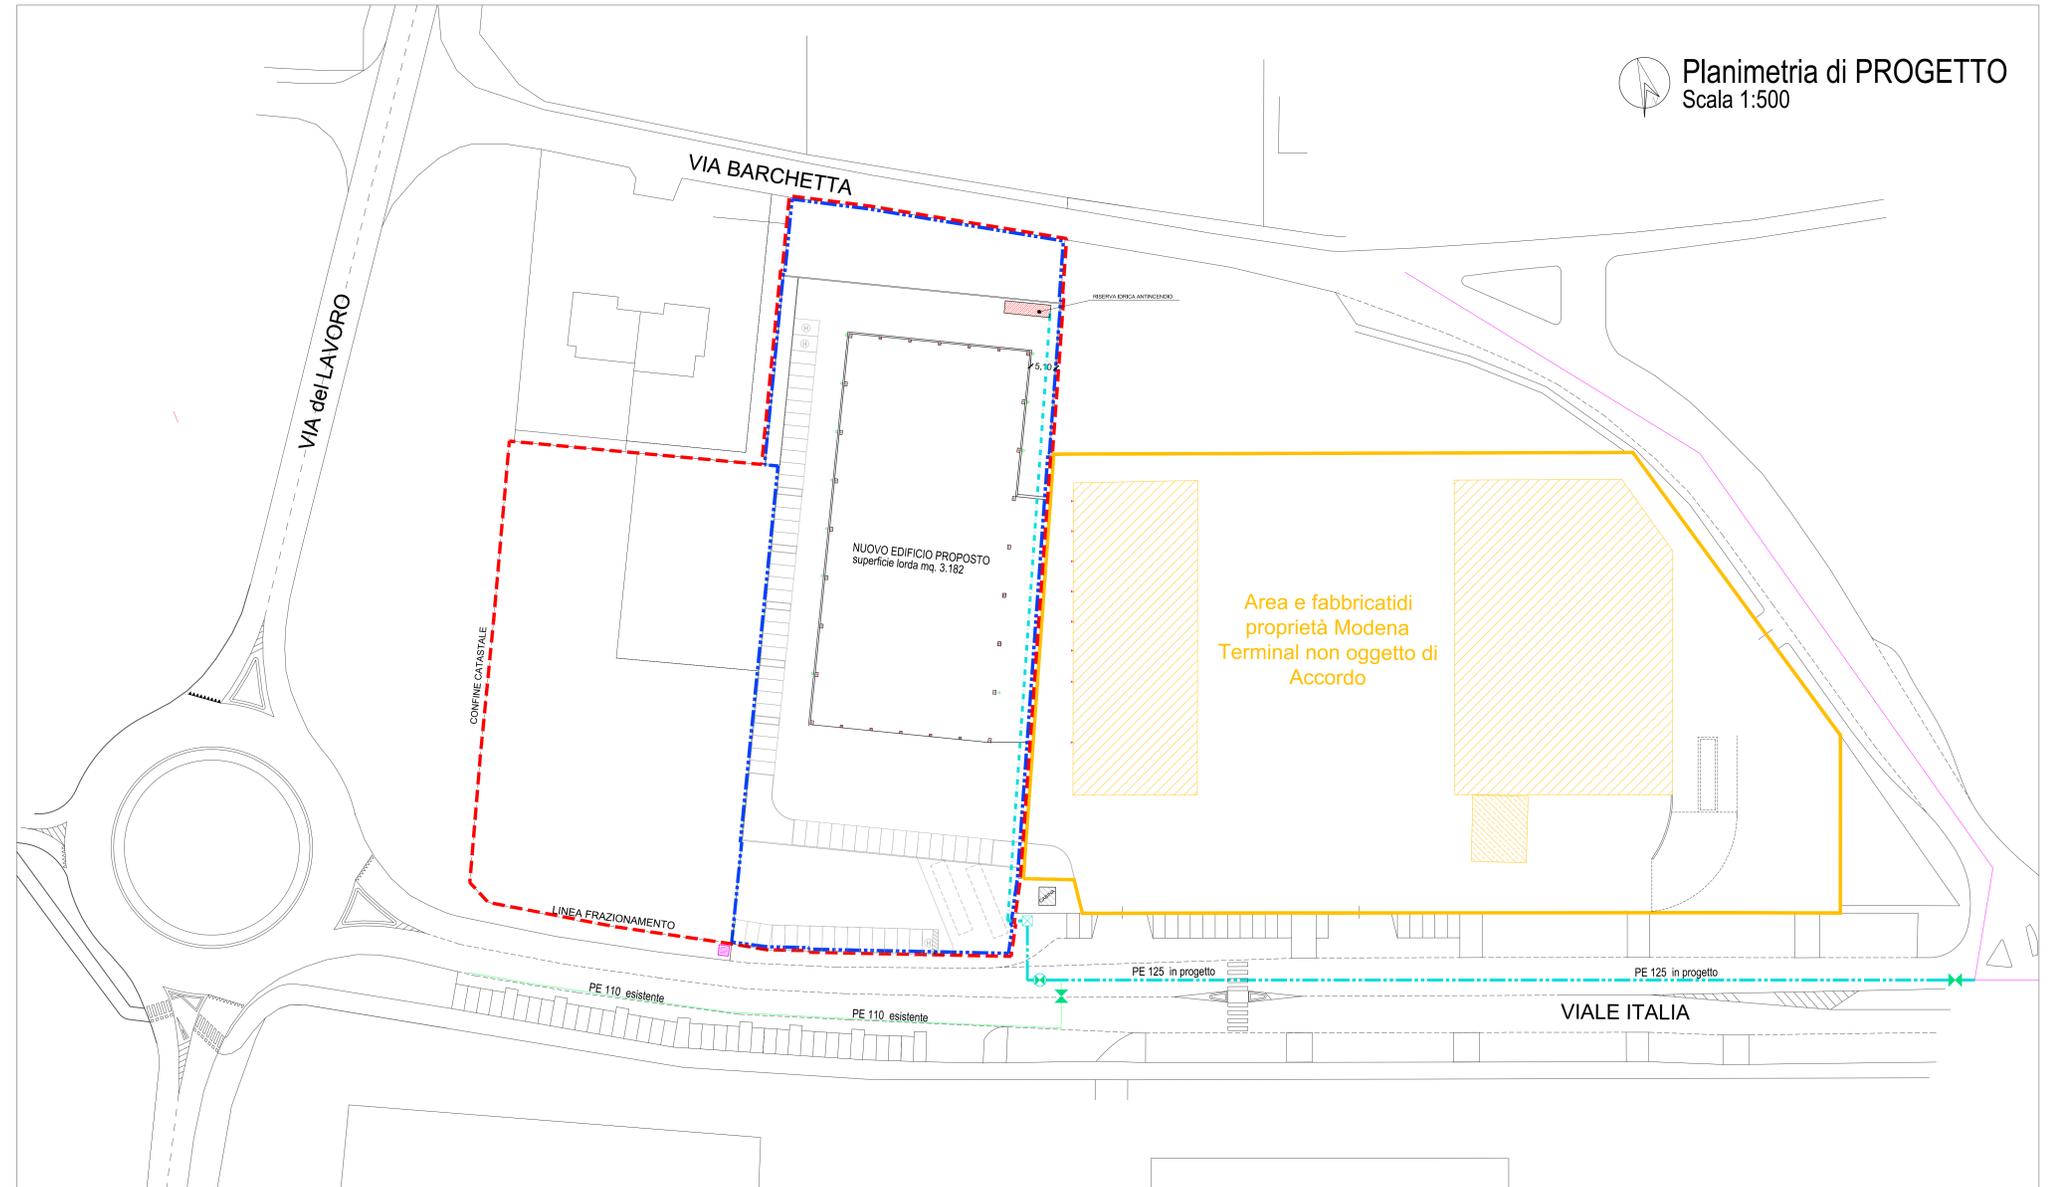

Planimetria di PROGETTO
 Scala 1:500